


# 2026年博爱县孝敬镇坞庄村污水治理项目

设计阶段：施工图

2026年05月



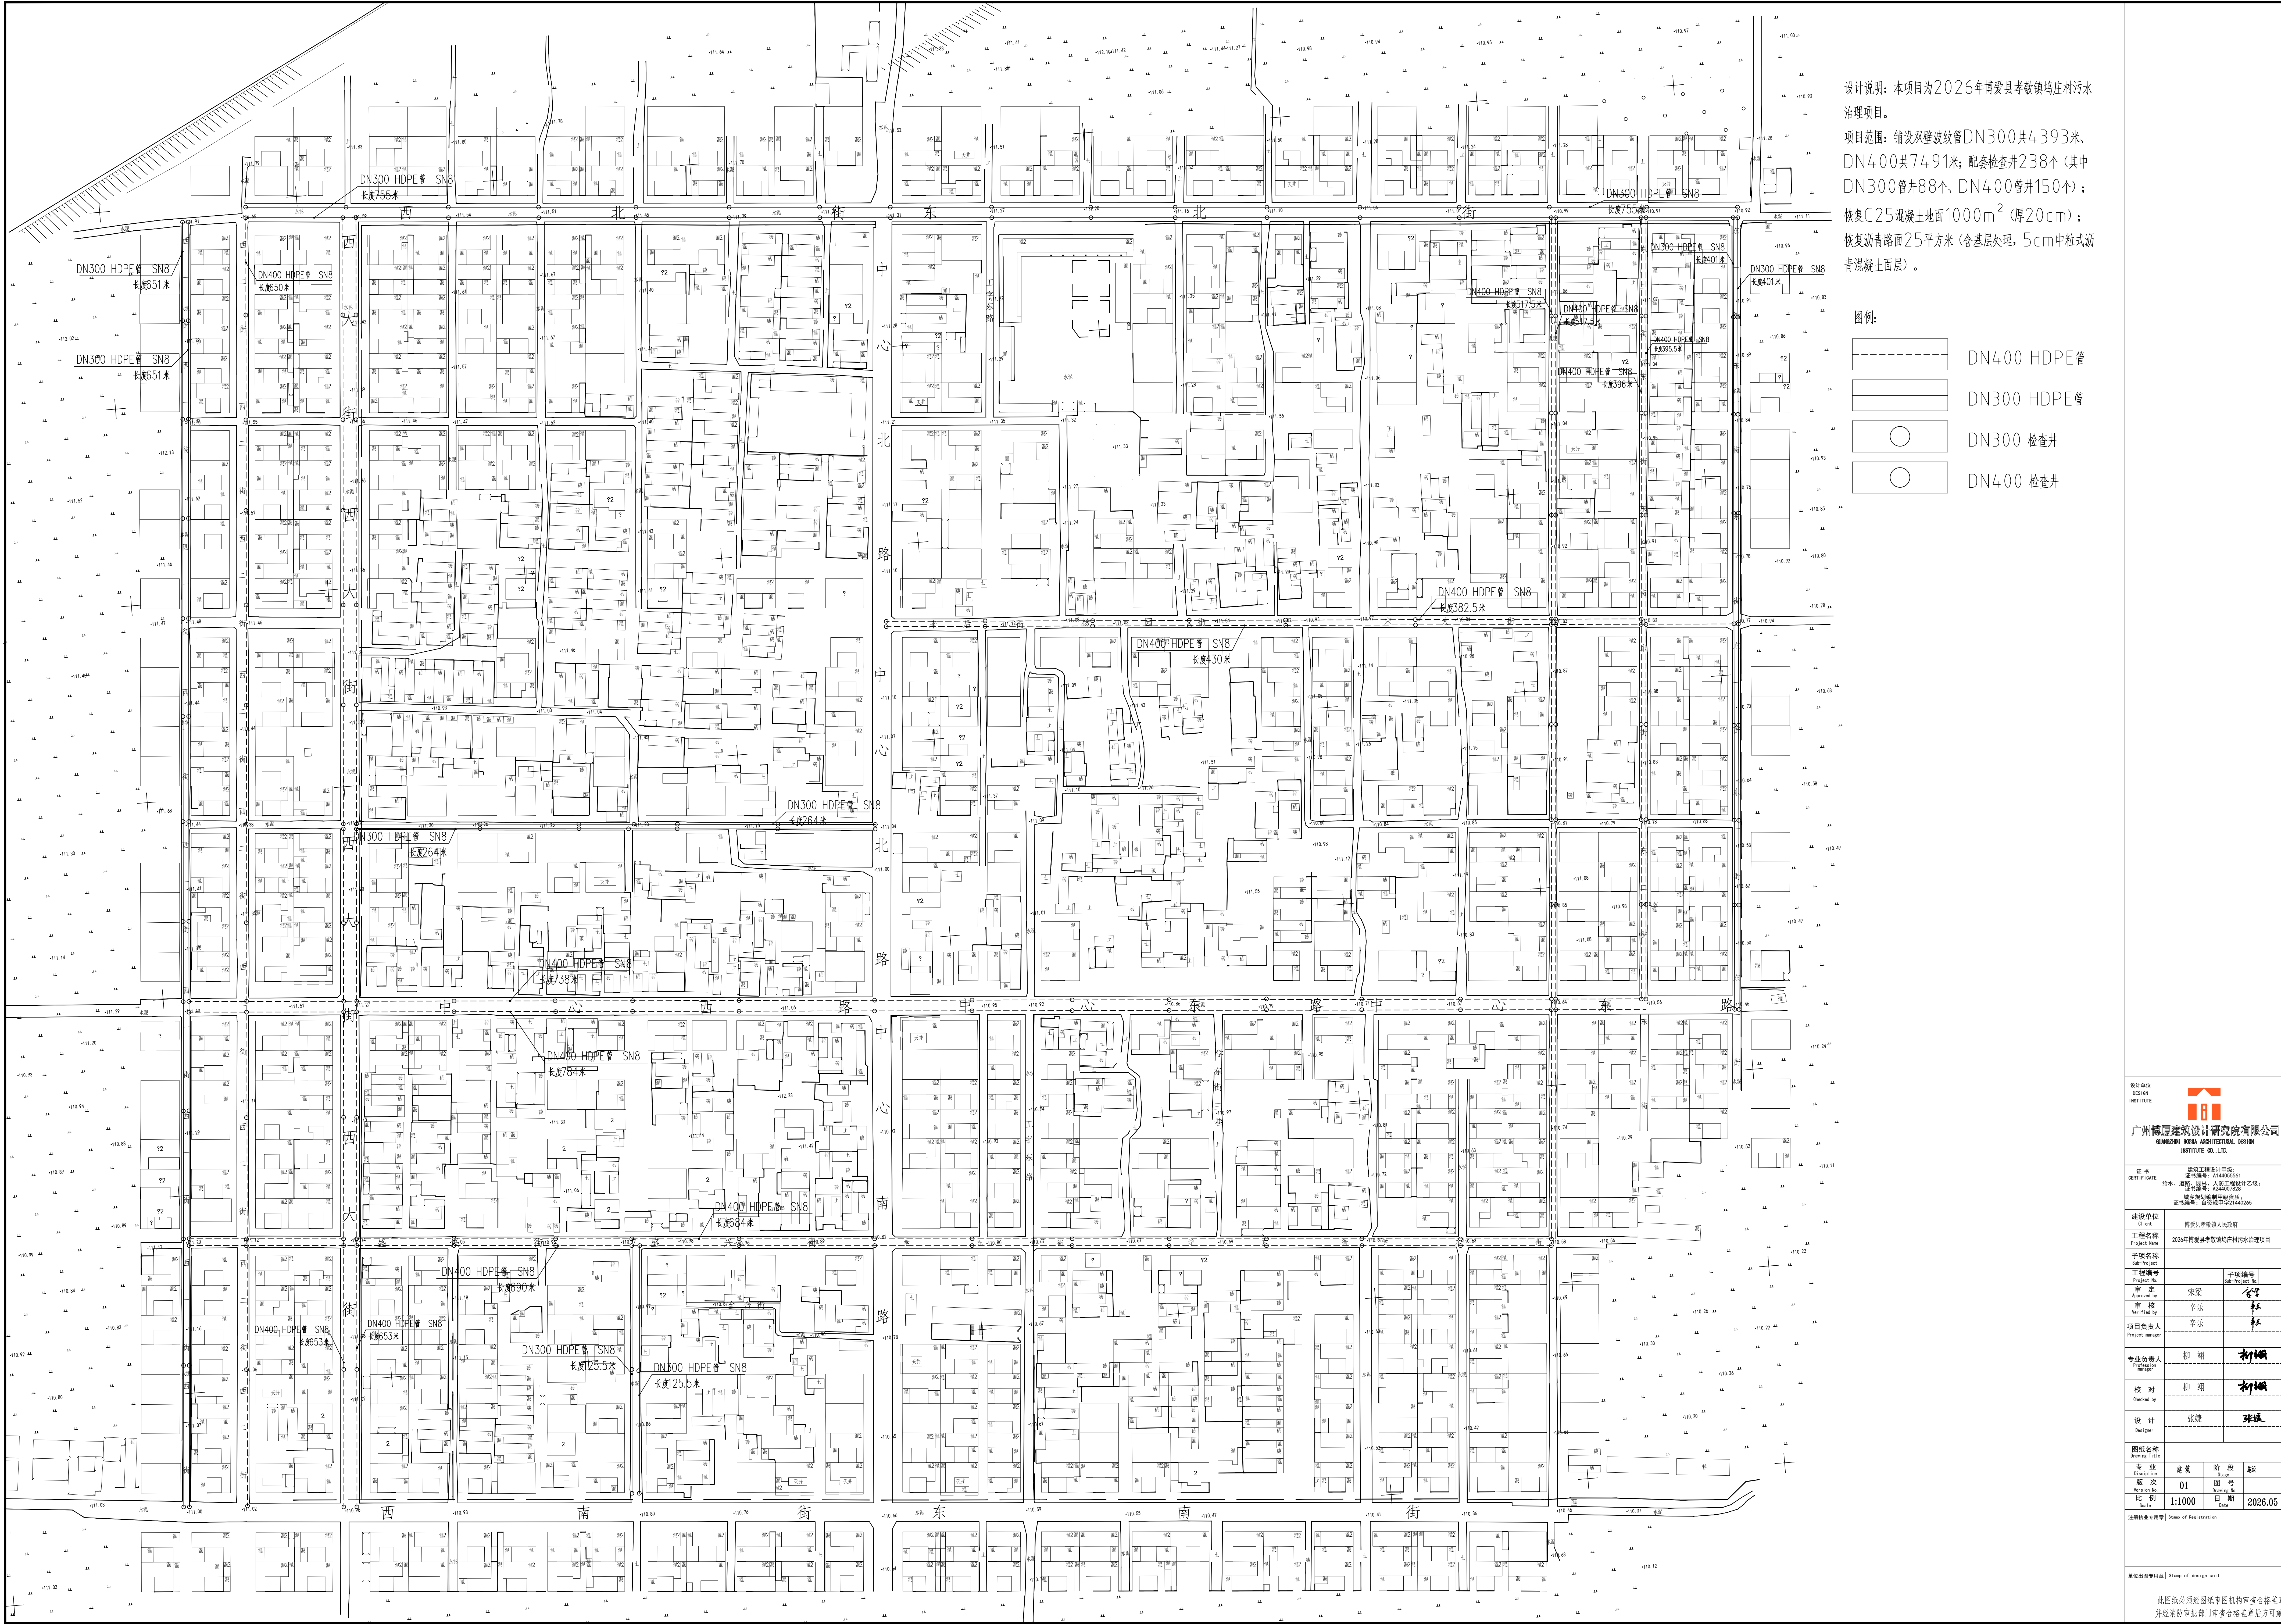

设计说明: 本项目为2026年博爱县孝教镇均庄村污水治理项目。  
项目范围: 铺设双壁波纹管DN300共4393米、DN400共7491米; 配套检查井238个(其中DN300管井88个、DN400管井150个); 恢复C25混凝土地面1000m<sup>2</sup>(厚20cm); 恢复沥青路面25平方米(含基层处理, 5cm中粒式沥青混凝土面层)。

图例:

- DN400 HDPE管
- DN300 HDPE管
- DN300 检查井
- DN400 检查井

设计单位  
DESIGN  
INSTITUTE

广州博厦建筑设计研究院有限公司  
GUANGZHOU BONA ARCHITECTURAL DESIGN  
INSTITUTE CO., LTD.

证书  
CERTIFICATE

建设工程设计甲级  
证书编号: A140005041  
给水、排水、燃气、人防工程设计乙级;  
证书编号: A240000000  
姓名和编制单位盖章:  
证书编号: 自设证字第21440265

建设单位  
Client

博爱县孝教镇均庄村村委会

工程名称  
Project Name

2026年博爱县孝教镇均庄村污水治理项目

子项名称  
Sub-Project Name

审定  
Approved By

宋梁

审核  
Verified by

辛乐

项目负责人  
Project manager

辛乐

专业负责人  
Designer

柳翔

校对  
Checked by

柳翔

设计  
Designer

张健

图纸名称  
Drawing Title

专业 建筑 阶段 勘察

图次  
Drawing No.

01

图号  
Drawing No.

01

比例  
Scale

1:1000

日期  
Date

2026.05

注册执业专用章  
Stamp of Registration

单位出图专用章  
Stamp of design unit

此图纸必须经图纸审核机构审查合格盖章  
并经消防审核部门审查合格盖章后方可施工